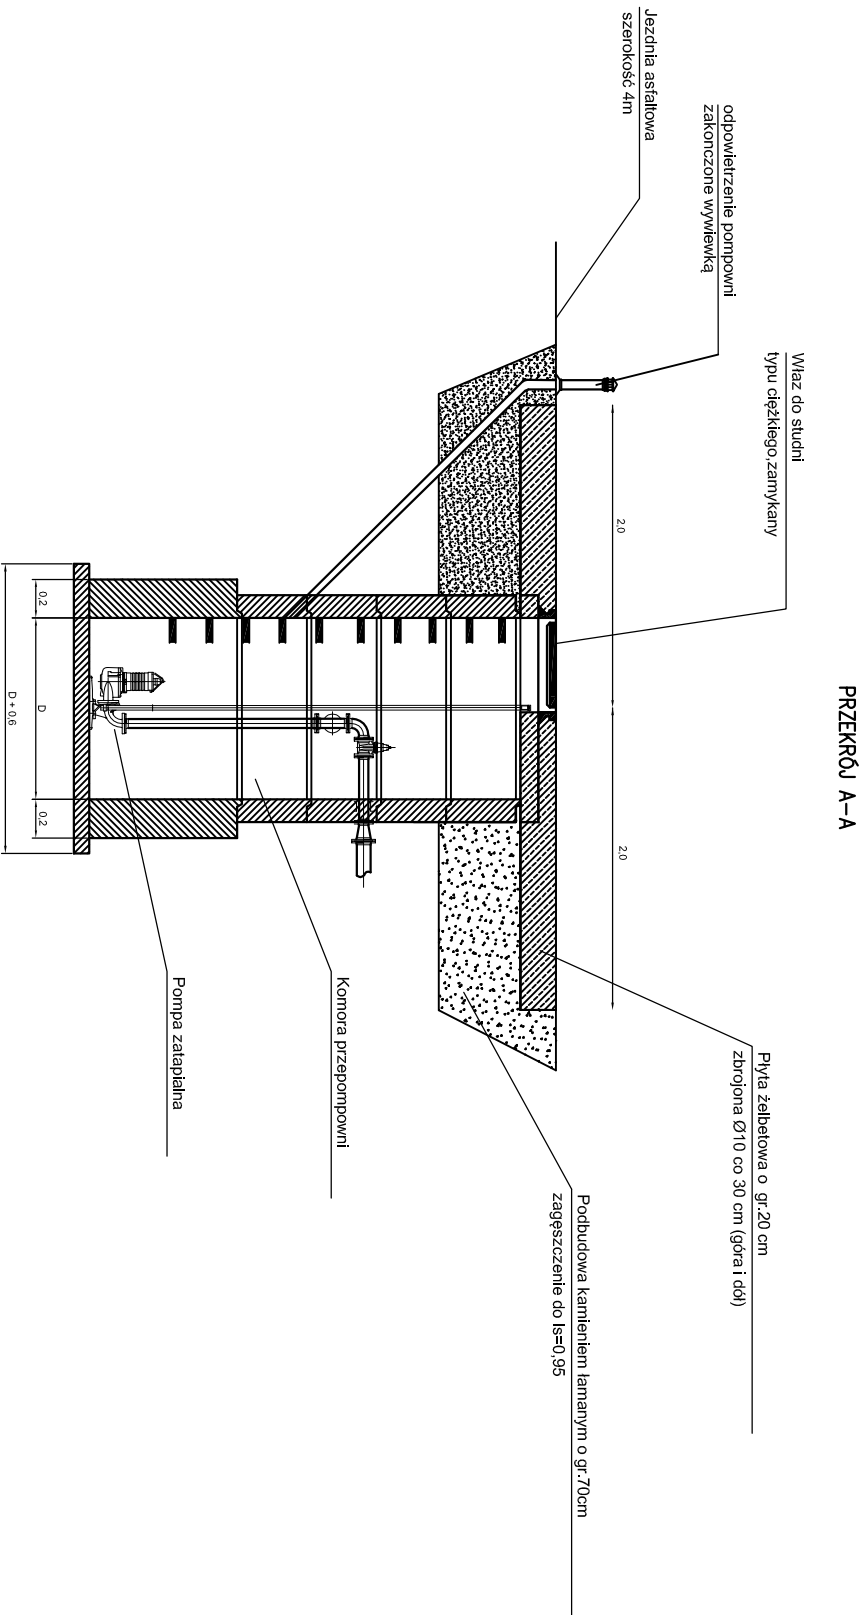






 


PLAN ZAGOSPODAROWANIA POMPOWNI PIV-2b
SZCZEGÓŁ- SKALA 1:50



Nr	Typ modyfikacji		Data	Imię i nazwisko	
Inwestor / Zamawiający					
Związek Międzygminny ds. Ekologii w Żywcu					
ul. Kabaty 2, 34-300 Żywiec					
Konsorcjum Firm					
Lider		Partner			
Scott Wilson Sp. z o.o., ul. Chłapowskiego 29, 60-965 Poznań		Scott Wilson Sp. z o.o., ul. Rejtana 17, 02-516 Warszawa Biuro Kraków ul. Słowicza 3, 31-320 Kraków			
					
Zadanie / Obiekt					
Projekt sieci kanalizacyjnej i wodociągowej dla gminy Miłówka					
Stadium	Temat opracowania				
PW Projekt Wykonawczy	Projekt sieci kanalizacji sanitarnej i wodociągowej w miejscowości Laliki-Pochodźta - Zadanie VI				
Branża Wod-Kan (OŚ)	Typu rysunku				
Zagospodarowanie pompowni PVI-2b					
Stanowisko	Imię i nazwisko	Nr uprawnień	Podpis		
Główny Projektant	mgr inż. Wiktor Jurkiewicz	upr. instalacyjno zaopracowyw.			
Projektował	mgr inż. Małgorzata Cieślak				
Opracował	mgr inż. Honorata Treła				
Opracował	mgr inż. Łukasz Pacholik				
Opracował					
Sprawdzający	mgr inż. Andrzej Cieślak	upr. instalacyjno MMP/0254/PW/OS/04			
Nr projektu	Skala	Data	Nr egz.	Nr rys.	
PL1678	1 : 500 1 : 50	12.2010r.		4.5	
Stadium	Branża		Nr tomu	Nr rysunku	
PW	OŚ		06	4.5	