

MAPA DO CELÓW PROJEKTOWYCH

dz 4512

woj. śląskie pow. żywiecki, gm. Gilowice
m–sc. Rychwałd Identyfikator: [241703_2.0002] skala 1:1000

Sekcje mapy zasodniczej w skali 1:1000: 172.344.024

Układ współrzędnych sytuacjinych: 1965 strefa1;

Wysokościowy: Kronsztadt 86

Oznaczenie granicy obszaru, który
był przedmiotem aktualizacji:
Nie ustalono słubności gruntowych
dla przedmiotowych dzielek.

Mapa aktualna na dzień 04.04.2014r.


w zaznaczonym zakresie.
Mapa powstała na podstawie danych numerycznych
otrzymanych z PODGK w Żywcu zakwalizowanych
o pomiar bezpośredni sytuacjino–wysokościowy.
Granice, własności określono z mapy ewidencyjnej
w wersji numerycznej otrzymanej z PODGK w Żywcu

Wykazane elementy podziemnego uzbrojenia terenu
nanesiono na podstawie mapy zasodniczej
i bezpośredniego pomiaru

Nie wyklucza sił istnienia w terenie innych,
nie wskazanych na niniejszej mapie urządzeń
podziemnych, które nie były zgłoszone do
inwentaryzacji lub o których brak jest infor-
macji w instytucjach branżowych.

Wykonat:

GEODETA UPRAWNIOWY
mgr inż. Piotr Wróbel
nr upr. 21754

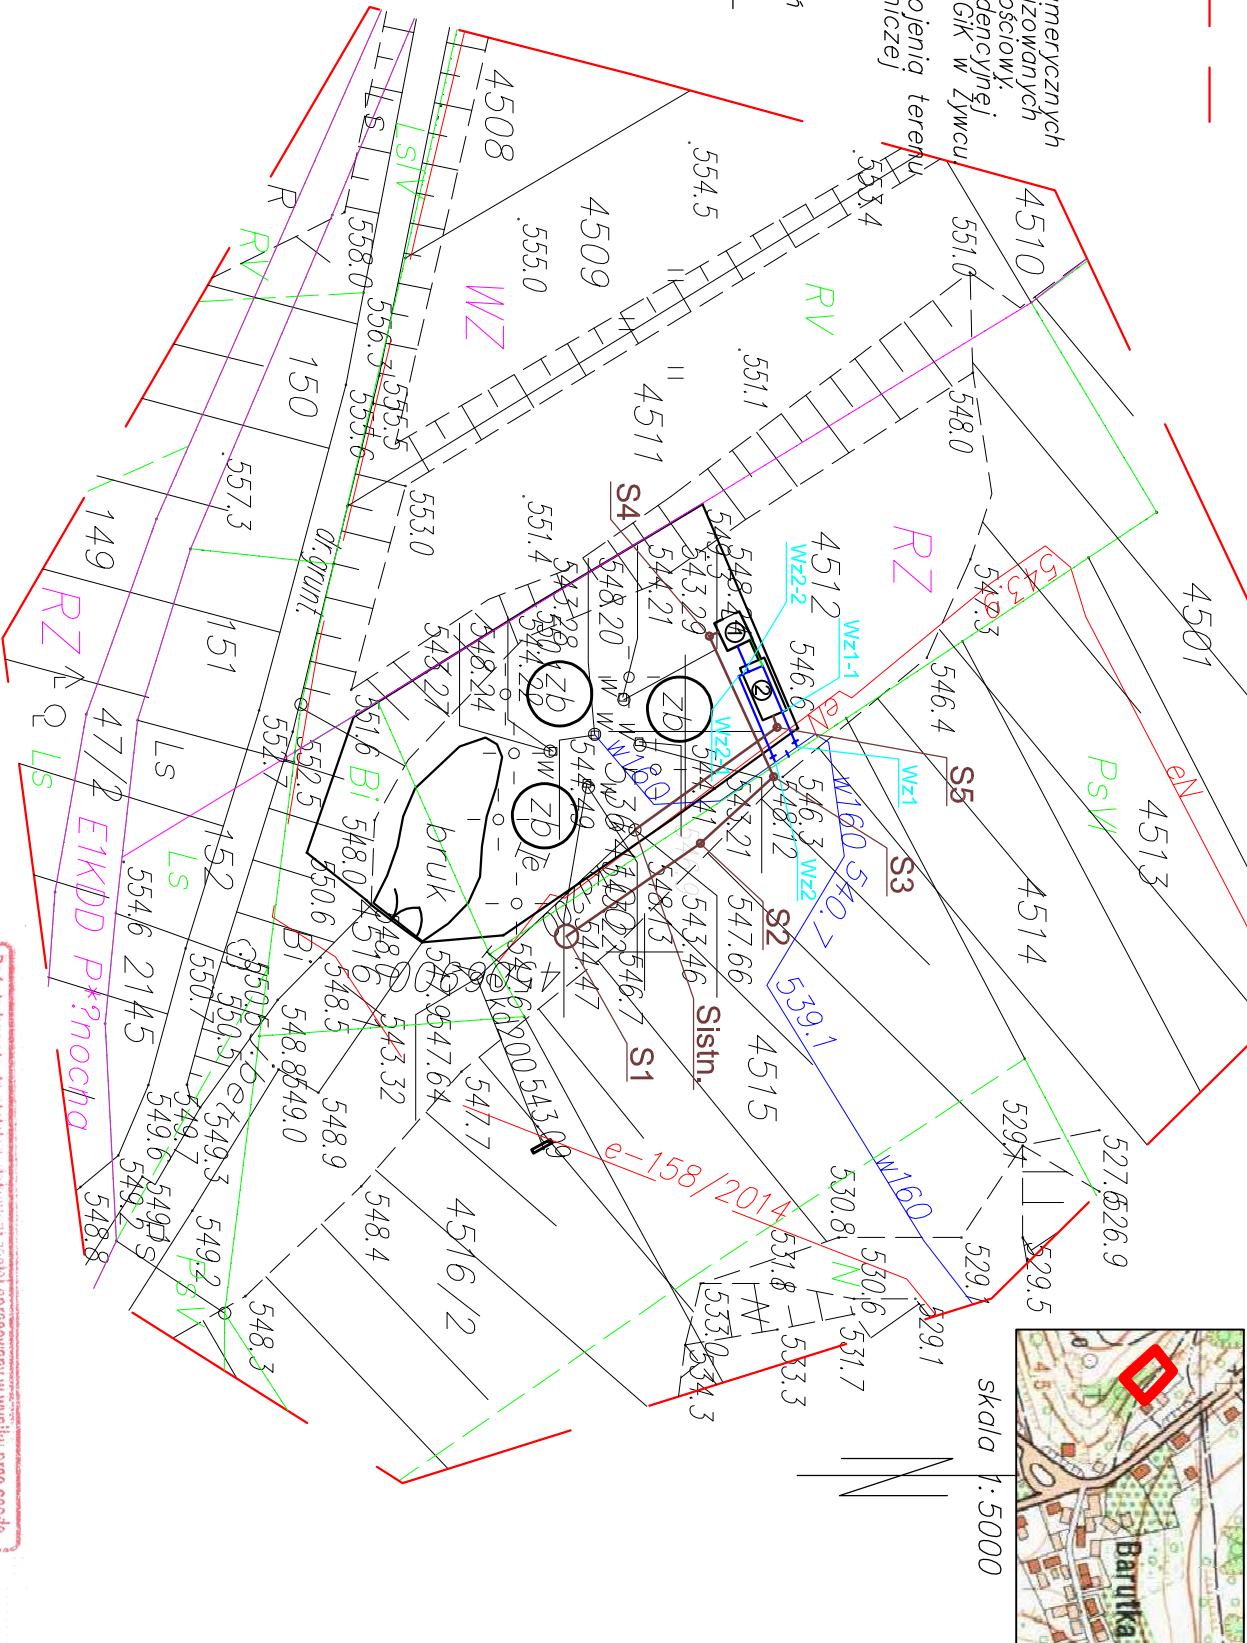

Potwierdza się, że niniejszy dokument został opracowany w wyniku prac geodezyjnych i kartograficznych, których rezultaty zawiera operat techniczny wpisany do ewidencji materiałów geodezyjnych i kartograficznych	
Organ prowadzący państwowy zasób geodezyjny i kartograficzny	STAROSTA ŻYWIECKI
Identyfikator ewidencyjny materiału zasobu - operatu technicznego	R2417.2014.1342
Data wpisania operatu technicznego do ewidencji materiałów zasobu	06 MAJ. 2014
Imię, nazwisko i podpis osoby reprezentującej organ	z up. STAKOSIY

AGATA MOTYLSZ
INSPEKTOR W WYDZIALE GEODEZJI KARTOGRAFII
I FOTOGRAFII WYMIAROWOŚCI

LEGENDA:

projektowany wodociąg Dz160 PE100 SDR11

projektowana zasawa kotłownia DN150

studnie kanalizacyjne

projektowane przyłącze kanalizacyjne Ø110 PVC-U

projektowany rurociąg podchlorynu sodu w ruze osłonowej Ø40 PVC

projektowany kontener technologiczny

projektowana komora wodomierzowa

zakres opracowania

Inwestor / Zamawiający
Związek Międzygminny ds. Ekologii w Żywcu
ul. Ks. St. Sionki 22, 34-300 Żywiec



URS Polska Sp. z o.o.
ul. Rejtana 17,
02-516 Warszawa
Biuro Kraków
Aleja Pokoju 78
31-564 Kraków



Zadanie / Obiekt
Projekt sieci kanalizacji sanitarnej i wodociągowej w gminie Gilowice.

Stadium		Temat opracowania:					
Projekt budowlany		Projekt kontenera technologicznego dla potrzeb istniejących zbiorników wody w miejscowości Rychwałd					
Branża		Tytuł rysunku					
Wod-Kan(OŚ)		Projekt zagospodarowania terenu Seksja nr 172.344.024					
Stanowisko		Imię i nazwisko		Nr uprawnień		Podpis	
Projektant		mgr inż. Ewa Maciaś		upr. instalacyjne MAP0138/POOS/04			
Opracowała		mgr inż. Edyta Adamczyk					
Opracował							
Sprawdzający		mgr inż. Elżbieta Sochacka		upr. instalacyjne Z439SAD/W			
Nr projektu		Skala		Data		Nr egz.	
PL2014		1 : 500		05.2014r.		Nr rys. 01	
Stadium		Branża		Nr tomu		Nr rysunku	
PB		OŚ				01	