

Lipowa11.07.2015.....


.....WIESŁAW JAGÓR.....
(imię i nazwisko wł. działki)


.....TWARDOŁĘCZKA 223.....
(adres)

.....70040913211.....
(nr dow. osobistego lub pesel)

OŚWIADCZENIE

Niniejszym oświadczam że jako właściciel, współwłaściciel działki nr475/1..... zlokalizowanej wTWARDOŁĘCZKA..... wyrażam wstępną zgodę na doprowadzenie przez moją posesję przyłącza energetycznego (kabla ziemnego) z istniejącego słupa w celu zasilania komory wodociągowej – pomiarowej zlokalizowanej w sąsiedztwie mojej posesji.

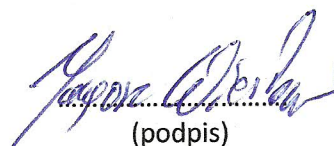.....
(podpis)

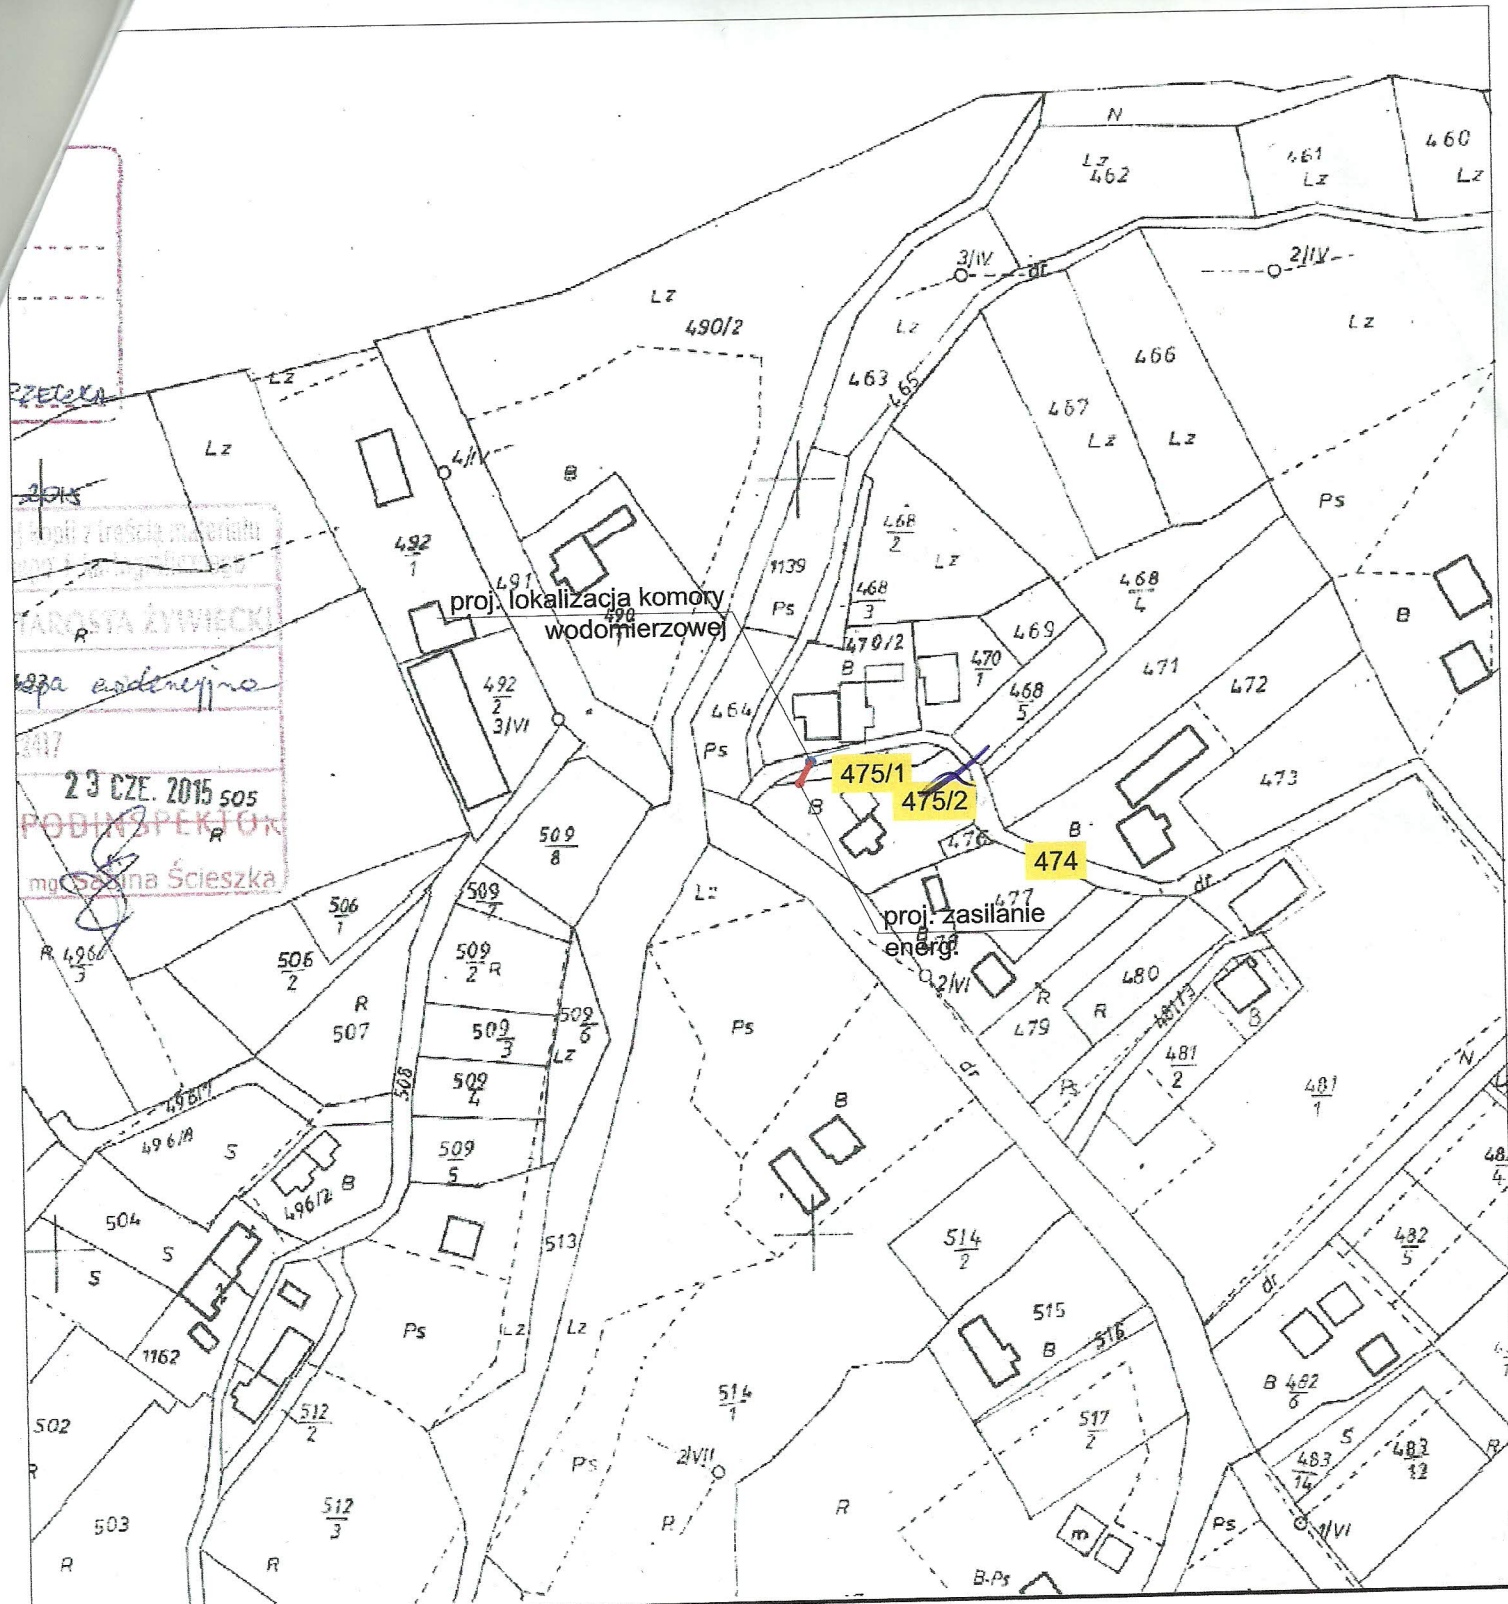

PROJEKTOWANIE WOD-KAN JERZY OLEARCZYK

43-356 Kobiernice, Bujaków, ul. Podlesie 13

Temat
Projekt budowlany komór wodomierzowych, węzłów zasuwno oraz
przebiegu wodociągu w Gminie Lipowa

Branża

Sanitarna

Tytuł rysunku

Mapa ewidencyjna - Komora wodomierzowa nr 1

Faza

P.B.

Inwestor

Związek Międzygminny ds. Ekologii w Żywcu
34-300 Żywiec, ul. Ks. Pr. St. Słonki 22

Data

06.2015

Projektant
mgr inż. Jerzy Olearczyk
upr. nr SLK/3231/PWOS/10

Podpis

Skala

1 : 2 000

Opracował

Podpis

Nr rys.

mgr inż. Karol Kwak

Podpis

3

Lipowa17.07.2015

.....Jenny i Marta Mol
(imię i nazwisko wł. działki)


ul. Graniczna 53b/72
(adres) Ketowice 40-018

.....
(nr dow. osobistego lub pesel)

OŚWIADCZENIE

Niniejszym oświadczam że jako właściciel, współwłaściciel działki nr475/2 zlokalizowanej wTwardorzecznica wyrażam wstępną zgodę na poprowadzenie przez moją posesję przyłącza energetycznego (kabla ziemnego) z istniejącego słupa w celu zasilania komory wodociągowej – pomiarowej zlokalizowanej w sąsiedztwie mojej posesji.

.....
(podpis)

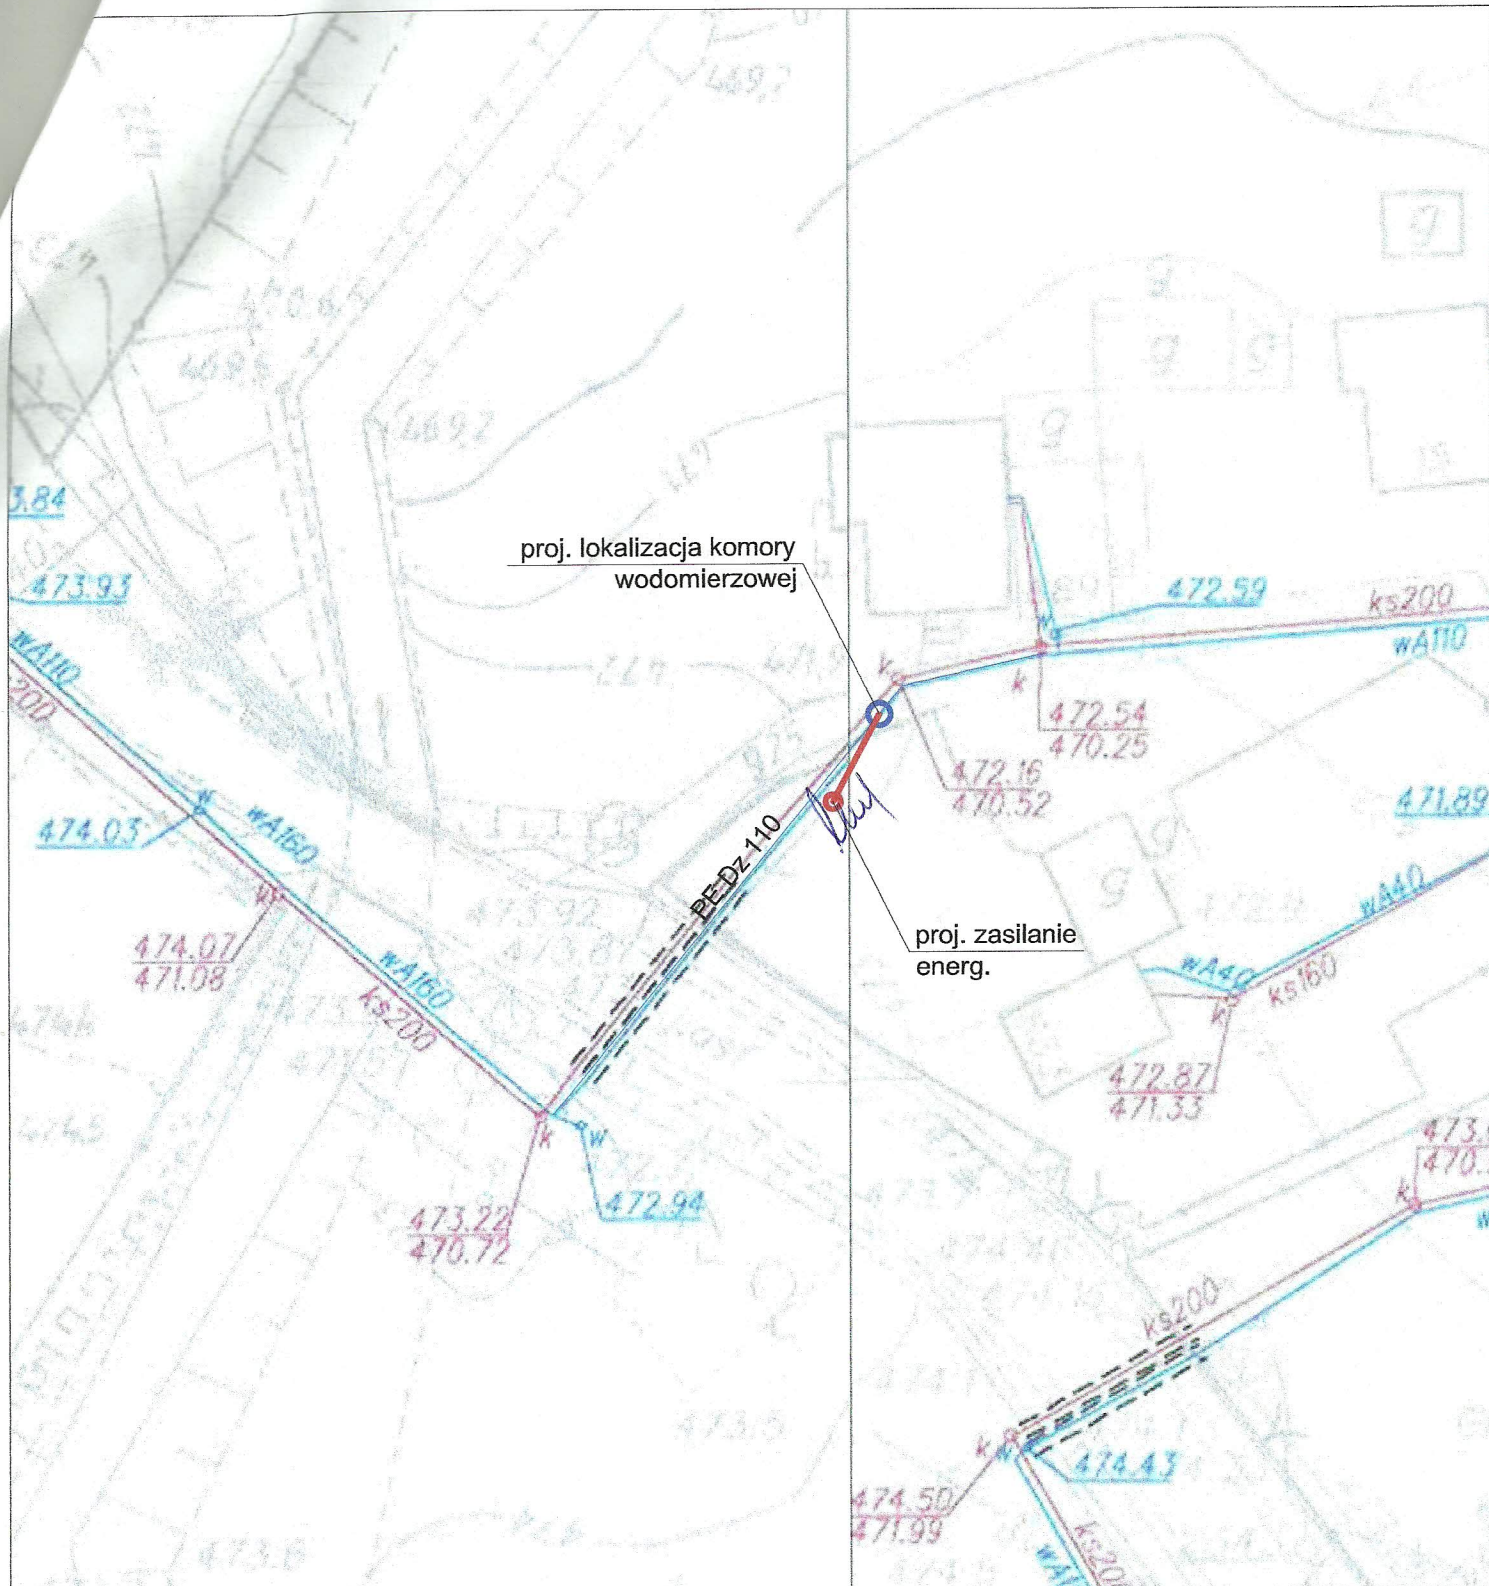

PROJEKTOWANIE WOD-KAN JERZY OLEARCZYK

43-356 Kobiernice, Bujaków, ul. Podlesie 13

| | | |
|---|--------|---------------------|
| Temat Projekt budowlany komór wodomierzowych, węzłów zasuw oraz przebiegi wodociągu w Gminie Lipowa | | Branża Sanitarna |
| Tytuł rysunku Projekt zagospodarowania terenu - Komora wodomierzowa nr 1 | | Faza P.B. |
| Inwestor Związek Międzygminny ds. Ekologii w Żywcu 34-300 Żywiec, ul. Ks. Pr. St. Słonki 22 | | Data 06.2015 |
| Projektant mgr inż. Jerzy Olearczyk upr. nr SLK/3231/PWOS/10 | Podpis | Skala 1 : 500 |
| Opracował mgr inż. Karol Kwak | Podpis | Nr rys. 2 |
| | Podpis | |